


PLANIMETRIA GENERALE - Scala 1:500

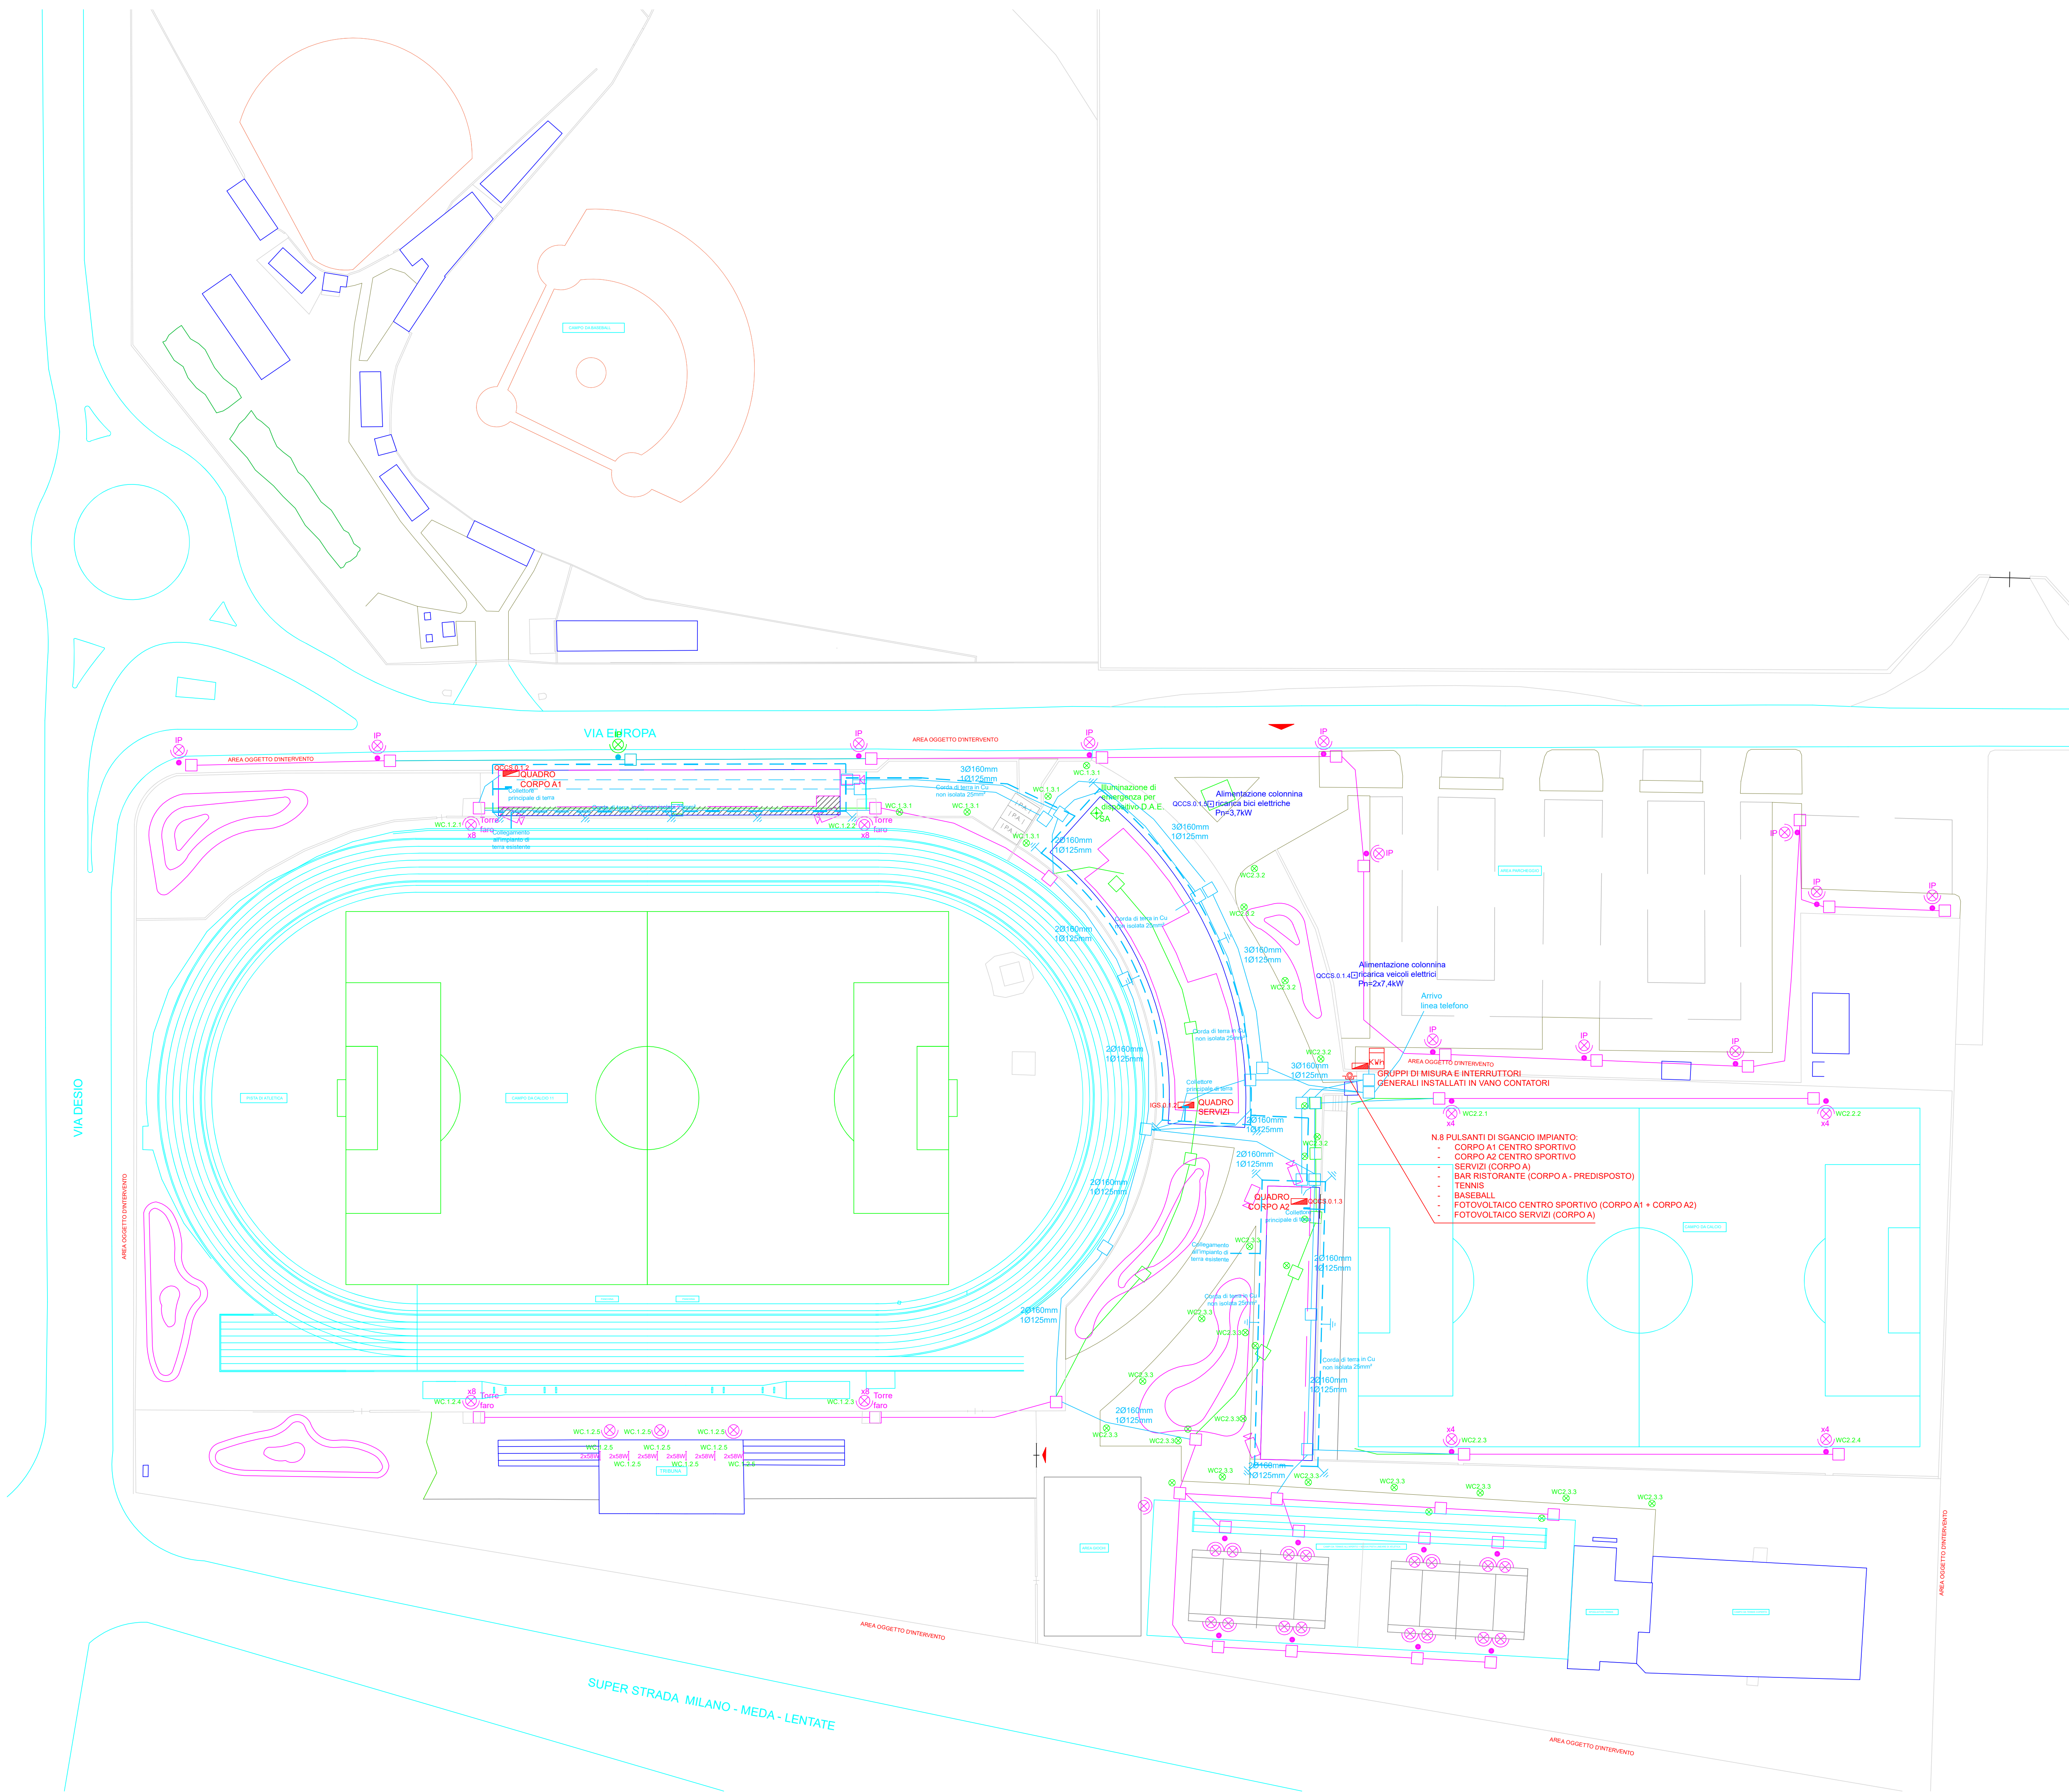

LEGENDA DISTRIBUZIONE	
Simbolo	Descrizione
	QUADRO ELETTRICO
	GRUPPO DI MISURA
	PULSANTE DI SGANCIO
	CORDA DI TERRA IN Cu NON ISOLATA 25mm <sup>2</sup>
	DISPENSORE VERTICALE DI TERRA IN FeZn L=1,5m
	POZZETTO ISPEZIONABILE
	IMPIANTO ESISTENTE DA MANTENERE
	IMPIANTO ESISTENTE DA SMANTELLARE
	IMPIANTO DI NUOVA FORNITURA
WC.x.x.x	INDICAZIONE DEL CIRCUITO DI DERIVAZIONE DAL QUADRO ELETTRICO DI COMPETENZA (vedere schemi quadri elettrici)

LEGENDA ILLUMINAZIONE	
Simbolo	Descrizione
	CORPO ILLUMINANTE A LED ARREDO URBANO
	PROIETTORE DA ESTERNO
	APPARECCHIO A TUBI FLUORESCENTI 2x58W
	APPARECCHIO DI ILLUMINAZIONE DI SICUREZZA
	PUNTO DI ALIMENTAZIONE
	IMPIANTO ESISTENTE DA MANTENERE
	IMPIANTO ESISTENTE DA SMANTELLARE
	IMPIANTO DI NUOVA FORNITURA
WC.x.x.x	INDICAZIONE DEL CIRCUITO DI DERIVAZIONE DAL QUADRO ELETTRICO DI COMPETENZA (vedere schemi quadri elettrici)

LEGENDA F.M.	
Simbolo	Descrizione
	VIDEOCITOFONO
	PUNTO DI ALIMENTAZIONE
WC.x.x.x	INDICAZIONE DEL CIRCUITO DI DERIVAZIONE DAL QUADRO ELETTRICO DI COMPETENZA (vedere schemi quadri elettrici)

LEGENDA ANTIFURTO	
Simbolo	Descrizione
	TELECAMERA IP tipo Cametti IPTCAMINO4ZB (viti, computo NP IE22)

COMUNE DI BOVISIO MASCIAGO  
Provincia di Monza e della Brianza

APPALTO INTEGRATO DEI LAVORI DI RIQUALIFICAZIONE CENTRO SPORTIVO  
FRANCO GIORGETTI IN VIA EUROPA  
RIGENERAZIONE ED EFFICIENTAMENTO ENERGETICO  
CUP: D58I21000160001 - CIG: 960096193E

FINANZIATO DALL'UNIONE EUROPEA  
NEXT GENERATION EU  
Finanziato dal Piano Nazionale di Ripresa e Resilienza (PNRR)  
Missione 5: Coesione e inclusione  
Componente 2 - Infrastrutture sociali, famiglie, comunità e terzo settore  
Investimento 2.1 - Investimenti in progetti di rigenerazione urbana, volti a ridurre situazioni di emarginazione e degrado sociale

PROGETTO DEFINITIVO - ESECUTIVO - FASE 2

IMPIANTO ELETTRICO

Copia esemplare:							SCALA	DATA
BOV	CSFG	EXE	IE	006	01	TITOLO ELABORATO	1:500	01-12-2023

Emissione:		DATA
00	PRIMA EMISSIONE	01-12-2023
01	AGGIORNAMENTO A SEGUITO DI RAPPORTO INTERMEDIO DI ISPEZIONE	01-02-2024

APPALTATORE

ARCO  
LAVORI  
AR.CO LAVORI SOC. COOP. CONS.

IMPRESA ESECUTRICE

DAMIANI  
COSTRUZIONI  
DAMIANI Costruzioni Srl

PROGETTISTA:

AEGIS  
SRL Cantarelli & Partners  
Via Rodi 61 - 25124 Brescia

COORDINATORE DEL GRUPPO DI PROGETTAZIONE  
Arch. Nicola Cantarelli

PROGETTO ARCHITETTONICO  
Arch. Nicola Cantarelli

PROGETTO STRUTTURALE  
Ing. Stefano Tortella

PROGETTO IMPIANTO ELETTRICO E SPECIALI  
Ing. Marco Cristini

PROGETTO IMPIANTI MECCANICI  
Ing. Marco Cristini

PROGETTO ANTINCENDIO  
Ing. Marco Cristini

COORDINATORE DELLA SICUREZZA IN FASE DI  
PROGETTAZIONE Arch. Eugenio Saggiola